


via G. Pascoli

via Conti

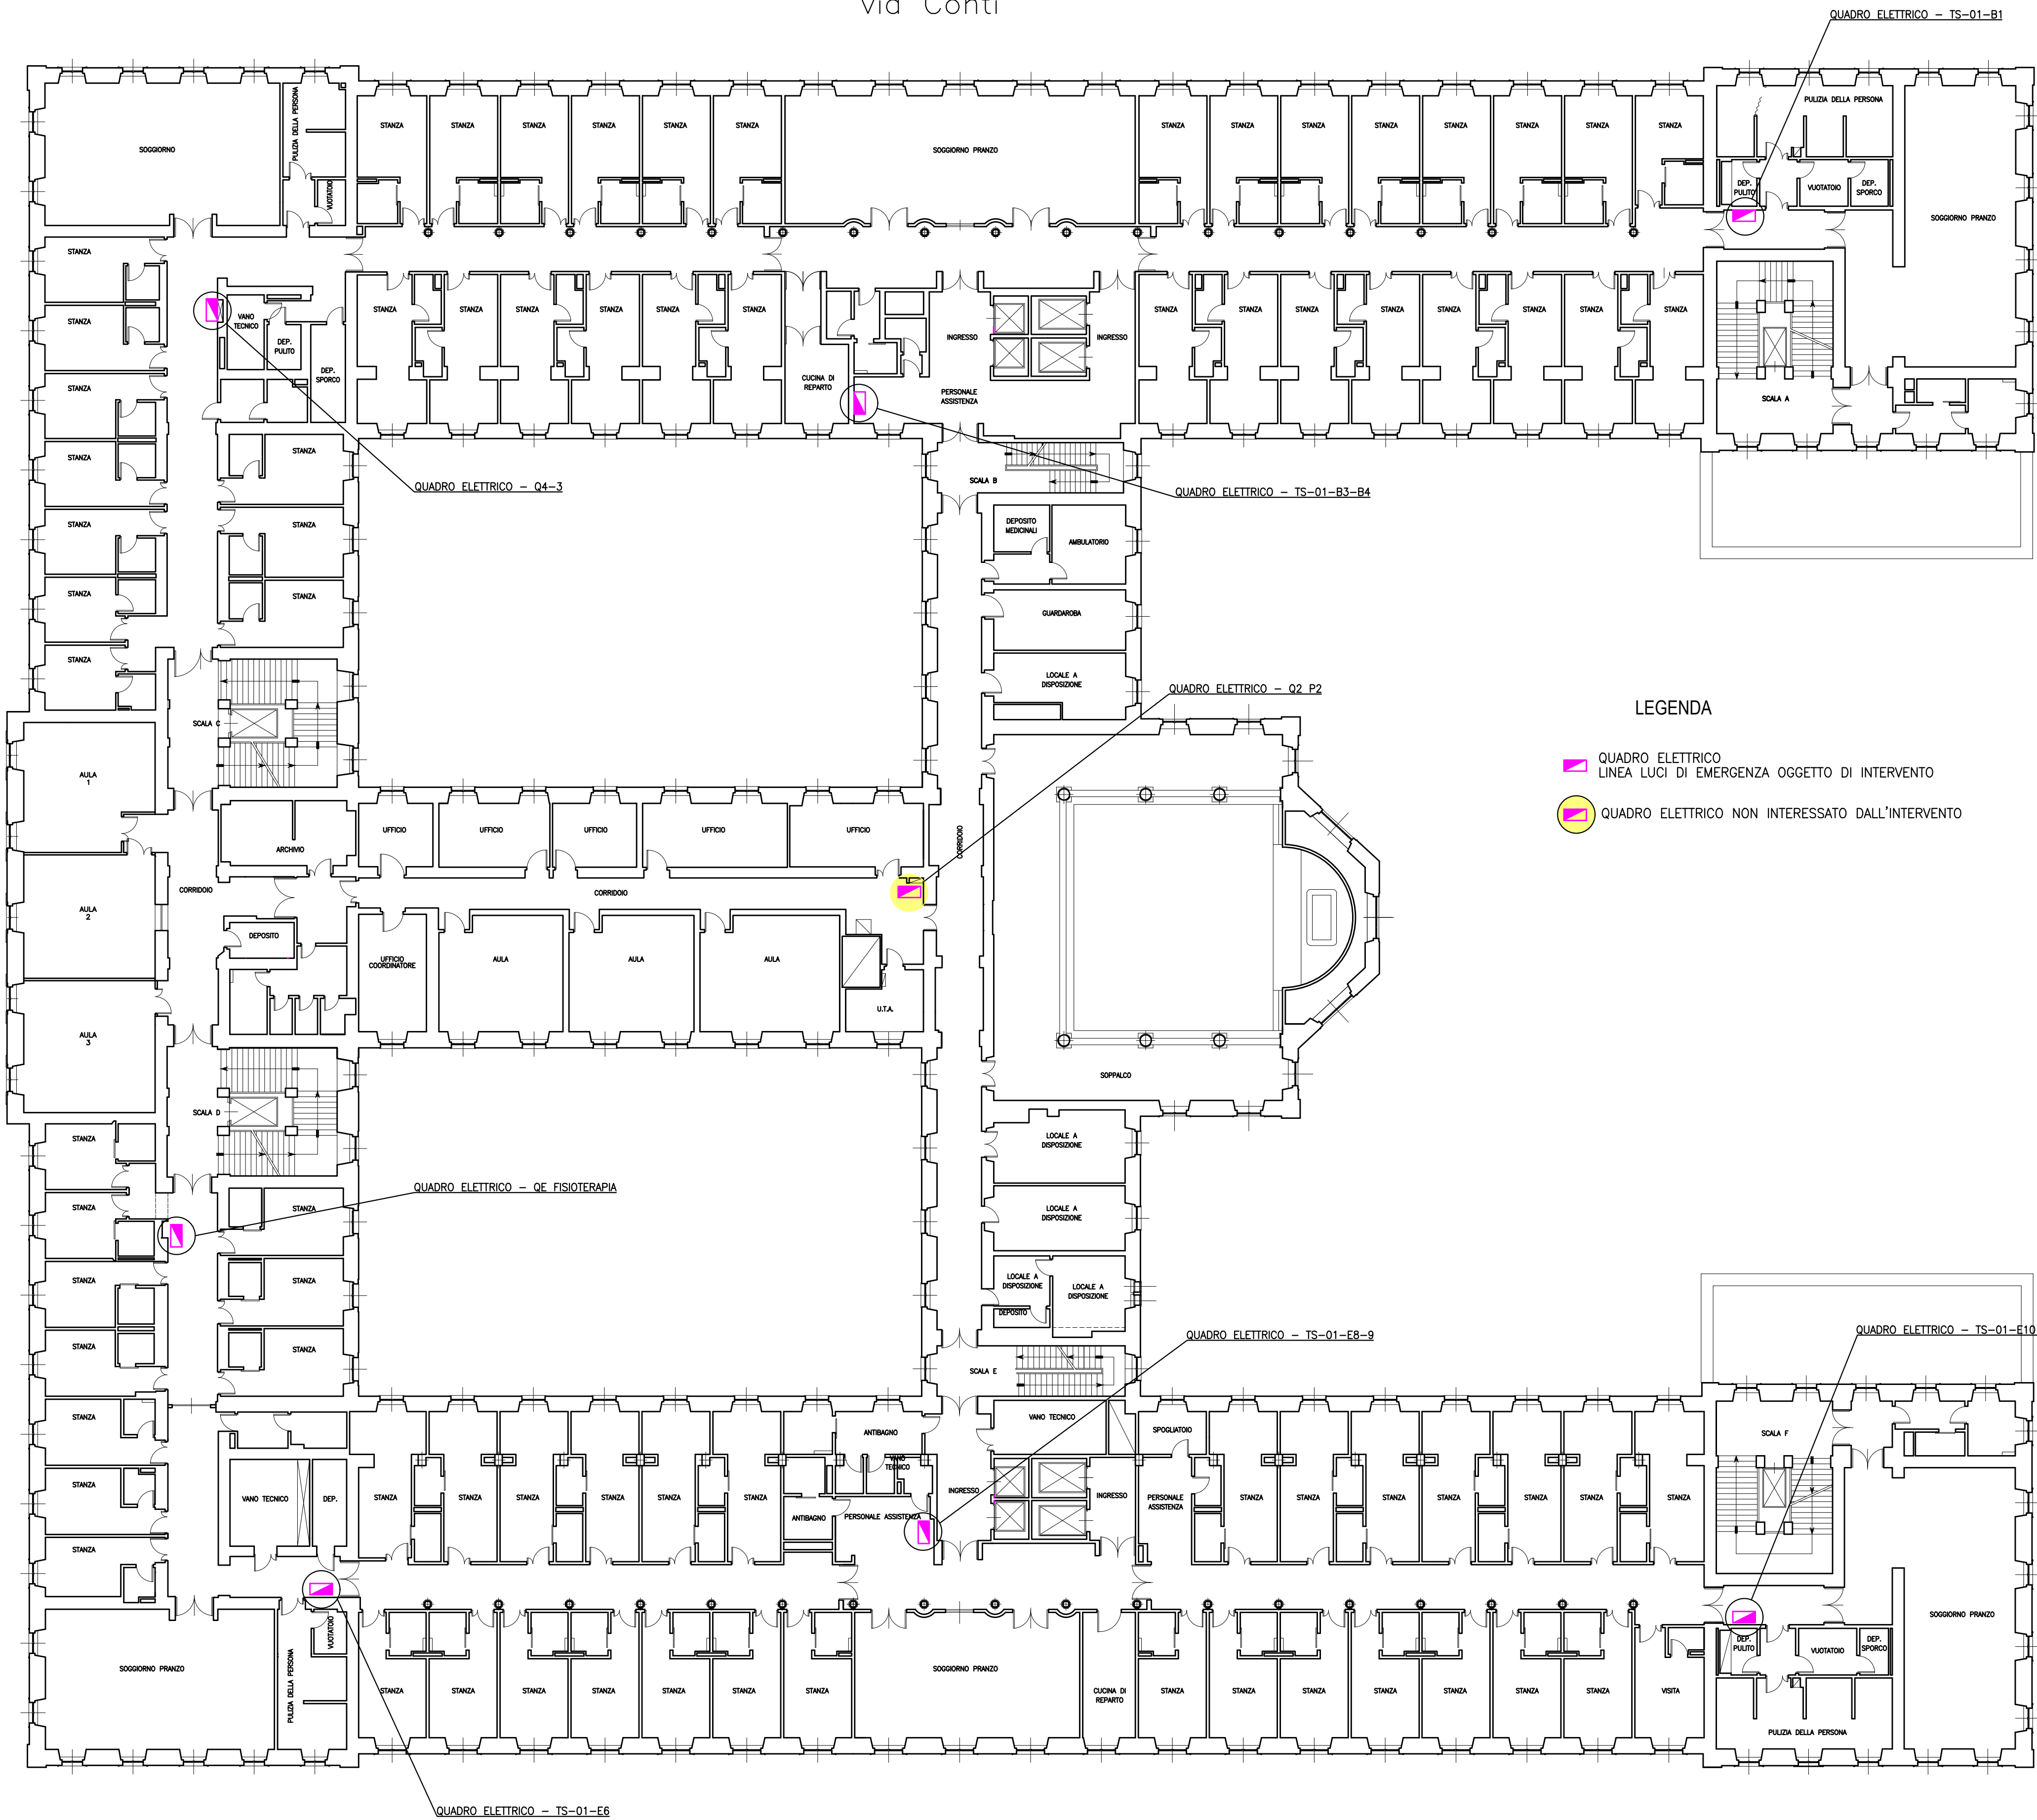

LEGENDA

- QUADRO ELETTRICO LINEA LUCI DI EMERGENZA OGGETTO DI INTERVENTO
- QUADRO ELETTRICO NON INTERESSATO DALL'INTERVENTO

RIF. QE	RIF. ZONA	N. TOT. LAMPADE	DA SOSTITUIRE
TS-01-E8-9	REP. IRIS	66	44
TS-01-E10	REP. IRIS	11	8
TS-01-E6	REP. IRIS	14	8
QE-FISIOTERAPIA	FISITERAPIA	26	24
TS-01-B1	REP. CICLAMINO	10	9
Q4-3	REP. CICLAMINO	28	19
TS-01-B3-4	REP. CICLAMINO	81	29



Azienda pubblica di Servizi alla Persona ITIS

VIA G. PASCOLI n.31 - TRIESTE



PROGETTAZIONE
UFFICIO TECNICO A.S.P.-ITIS

per. ind. LORENZO MOCNICH

UT2024_26 - PROGETTO ESECUTIVO
INTERVENTO DI MANUTENZIONE ORDINARIA - SOSTITUZIONE LAMPADE DI EMERGENZA
AZIENDA PUBBLICA DI SERVIZI ALLA PERSONA ITIS
Via Pascoli 31 - Trieste

ELABORATO :
IMPIANTO ELETTRICO - QUADRI ELETTRICI PRINCIPALI
PLANIMETRIA PIANO SECONDO

DATA:
OTTOBRE 2024
SCALA:
1:200

TAVOLA
E-04