


via G. Pascoli

via Conti

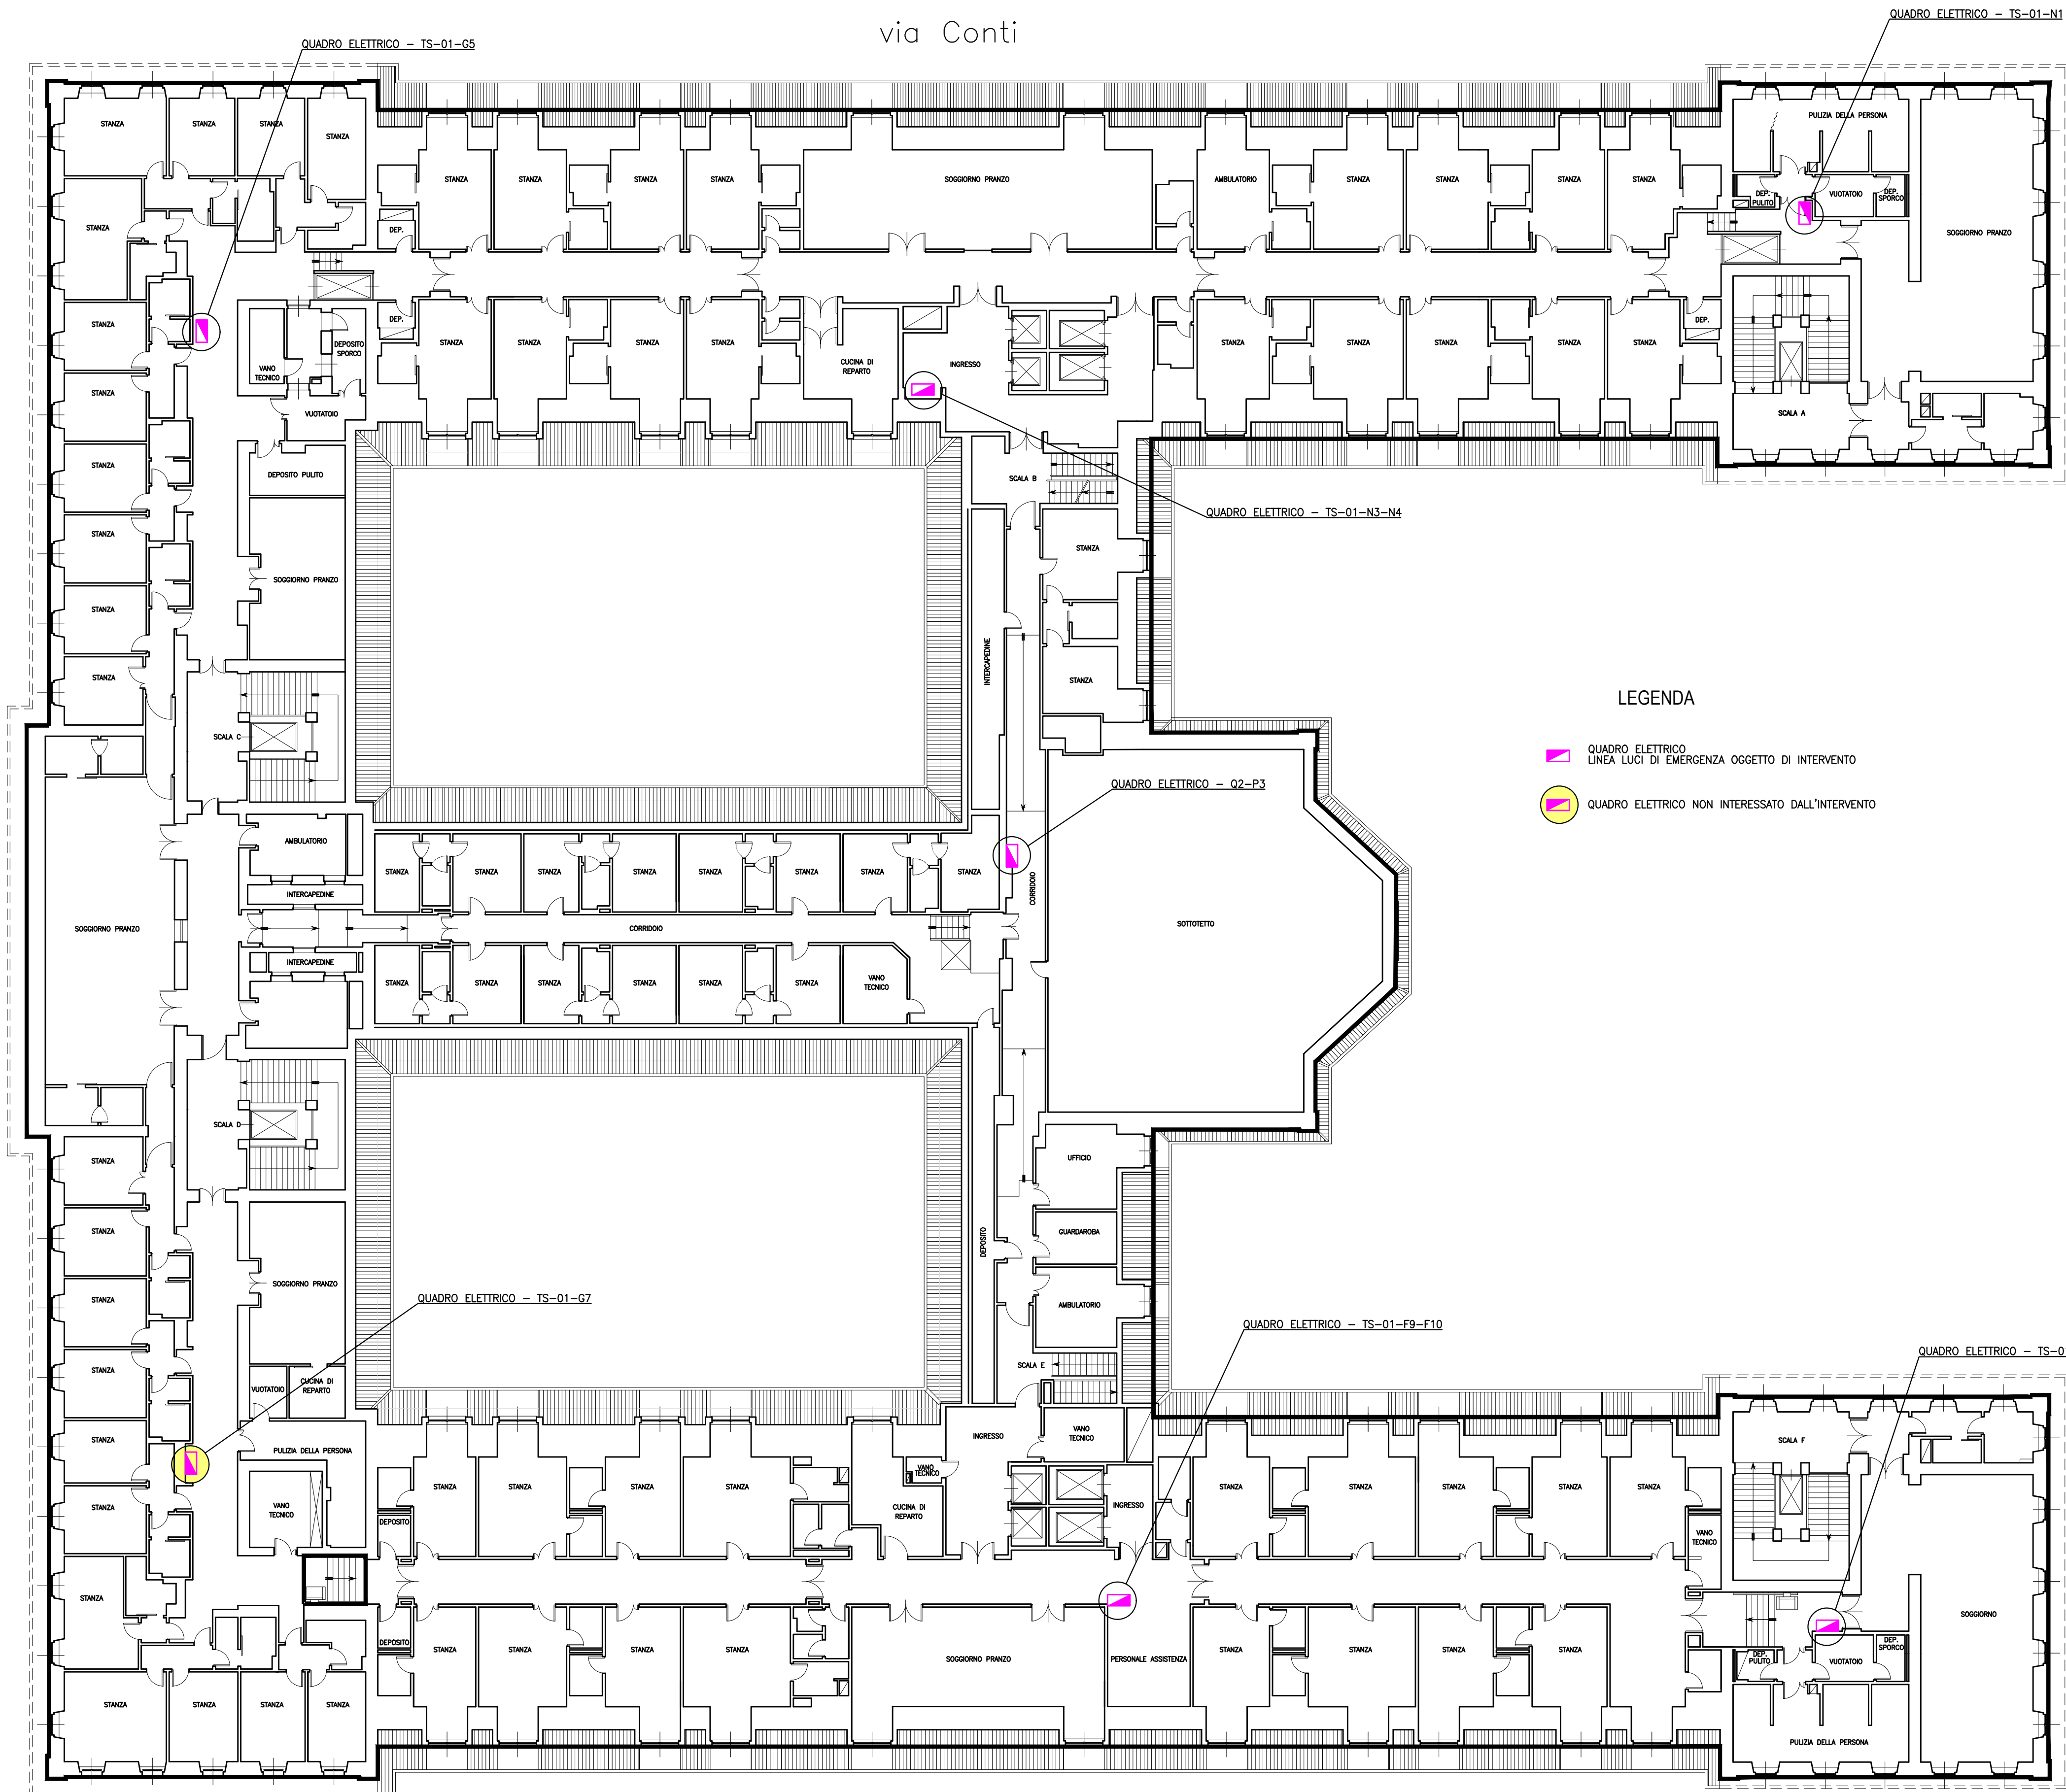

RIF. QE	RIF. ZONA	N. TOT. LAMPADE	DA SOSTITUIRE
TS-01-G5	REP. NARCISO	13	7
Q2-P3	APPARTAMENTI	20	3
TS-01-F11	REP. STELLA ALPINA	9	6
TS-01-F9-10	REP. STELLA ALPINA	53	45
TS-01-N3-4	REP. TULIPANO	64	22
TS-01-N1	REP. TULIPANO	10	10

LEGENDA

- QUADRO ELETTRICO LINEA LUCI DI EMERGENZA OGGETTO DI INTERVENTO
- QUADRO ELETTRICO NON INTERESSATO DALL'INTERVENTO



Azienda pubblica di Servizi alla Persona ITIS

VIA G. PASCOLI n.31 - TRIESTE



PROGETTAZIONE
UFFICIO TECNICO A.S.P.-ITIS

per. ind. LORENZO MOCNICH

UT2024_26 - PROGETTO ESECUTIVO

INTERVENTO DI MANUTENZIONE ORDINARIA - SOSTITUZIONE LAMPADE DI EMERGENZA

AZIENDA PUBBLICA DI SERVIZI ALLA PERSONA ITIS

Via Pascoli 31 - Trieste

ELABORATO :
IMPIANTO ELETTRICO - QUADRI ELETTRICI PRINCIPALI
PLANIMETRIA PIANO TERZO

DATA:
OTTOBRE 2024

SCALA:
1:200

TAVOLA
E-05