


PIANTA PIANO SECONDO
EX COLLEGIO SAN GIUSTO

SCALA 1:200

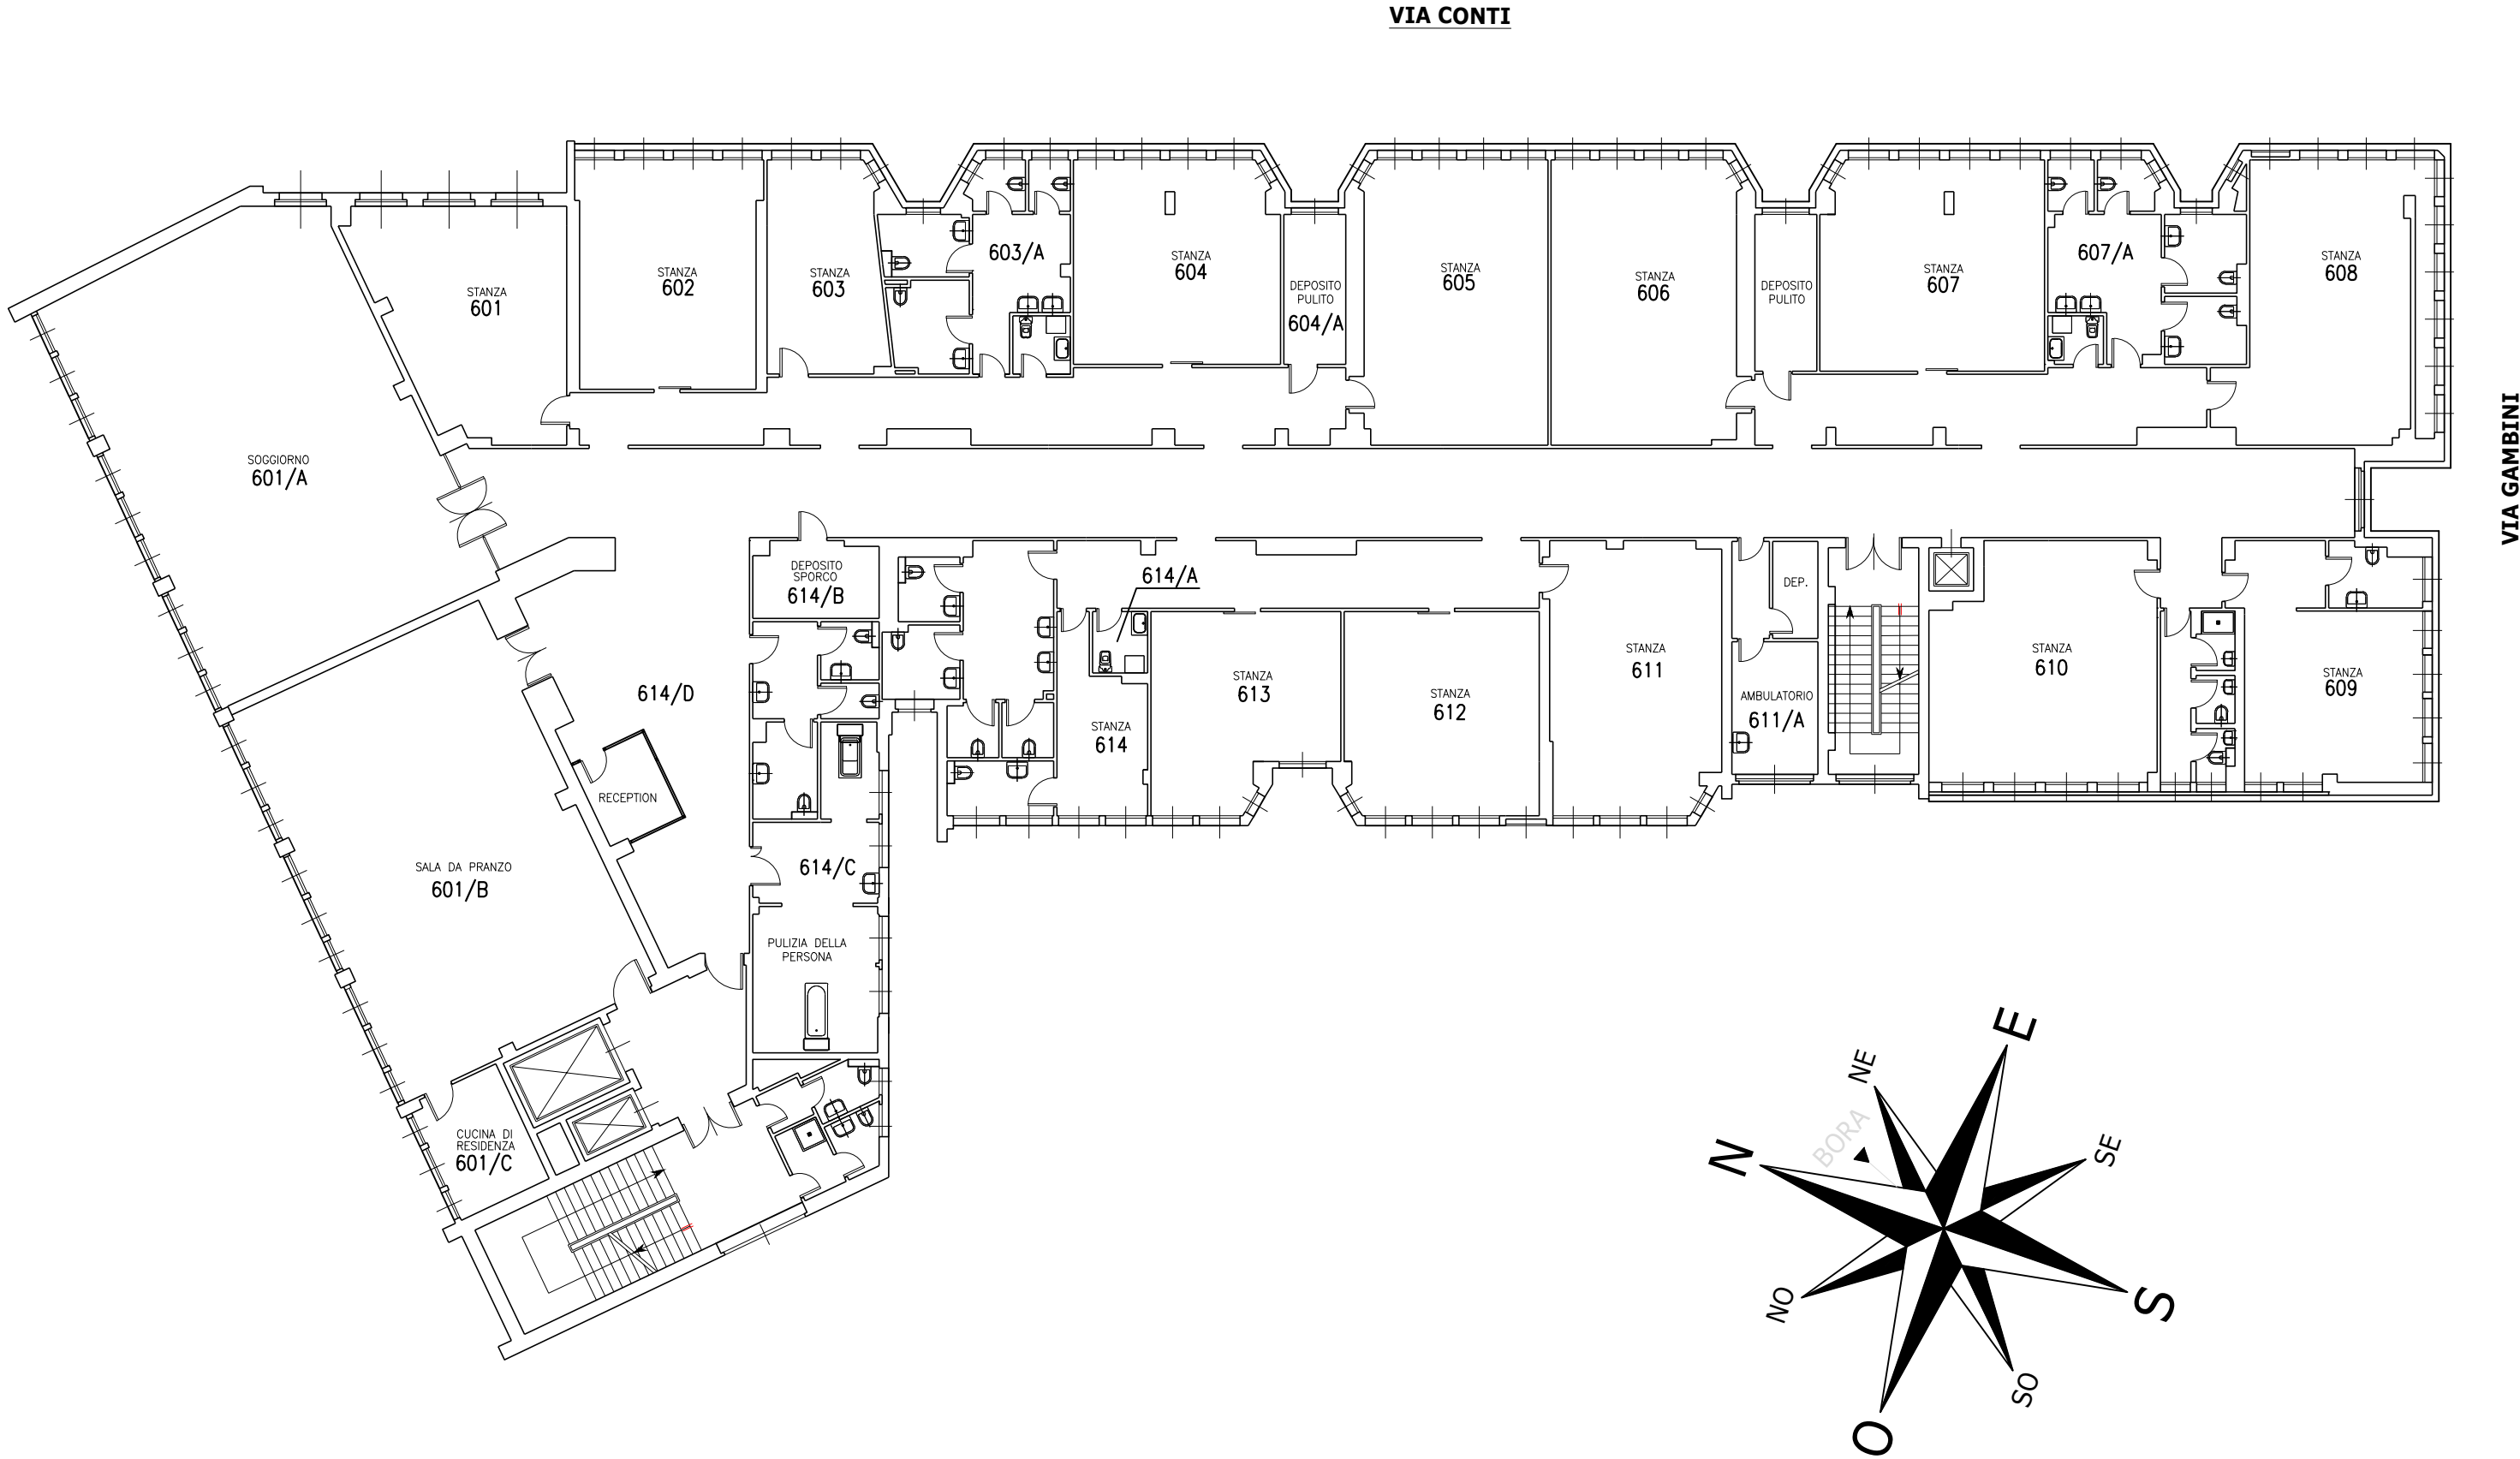

Azienda pubblica di Servizi alla Persona ITIS

VIA PASCOLI n° 31 TRIESTE



UFFICIO TECNICO

EX COLLEGIO S. GIUSTO

UT2024_51 - MANUTENZIONE IMPIANTI IDRAULICI ED IGIENICO
SANITARI ANNI 2025-2026

ELABORATO:

PLANIMETRIA DEL PIANO SECONDO

REV.	DATA	DESCRIZIONE	DATA	TAVOLA
			NOV. 2024	11
			SCALA	
			1:200	