


via Conti

via G. Pascoli

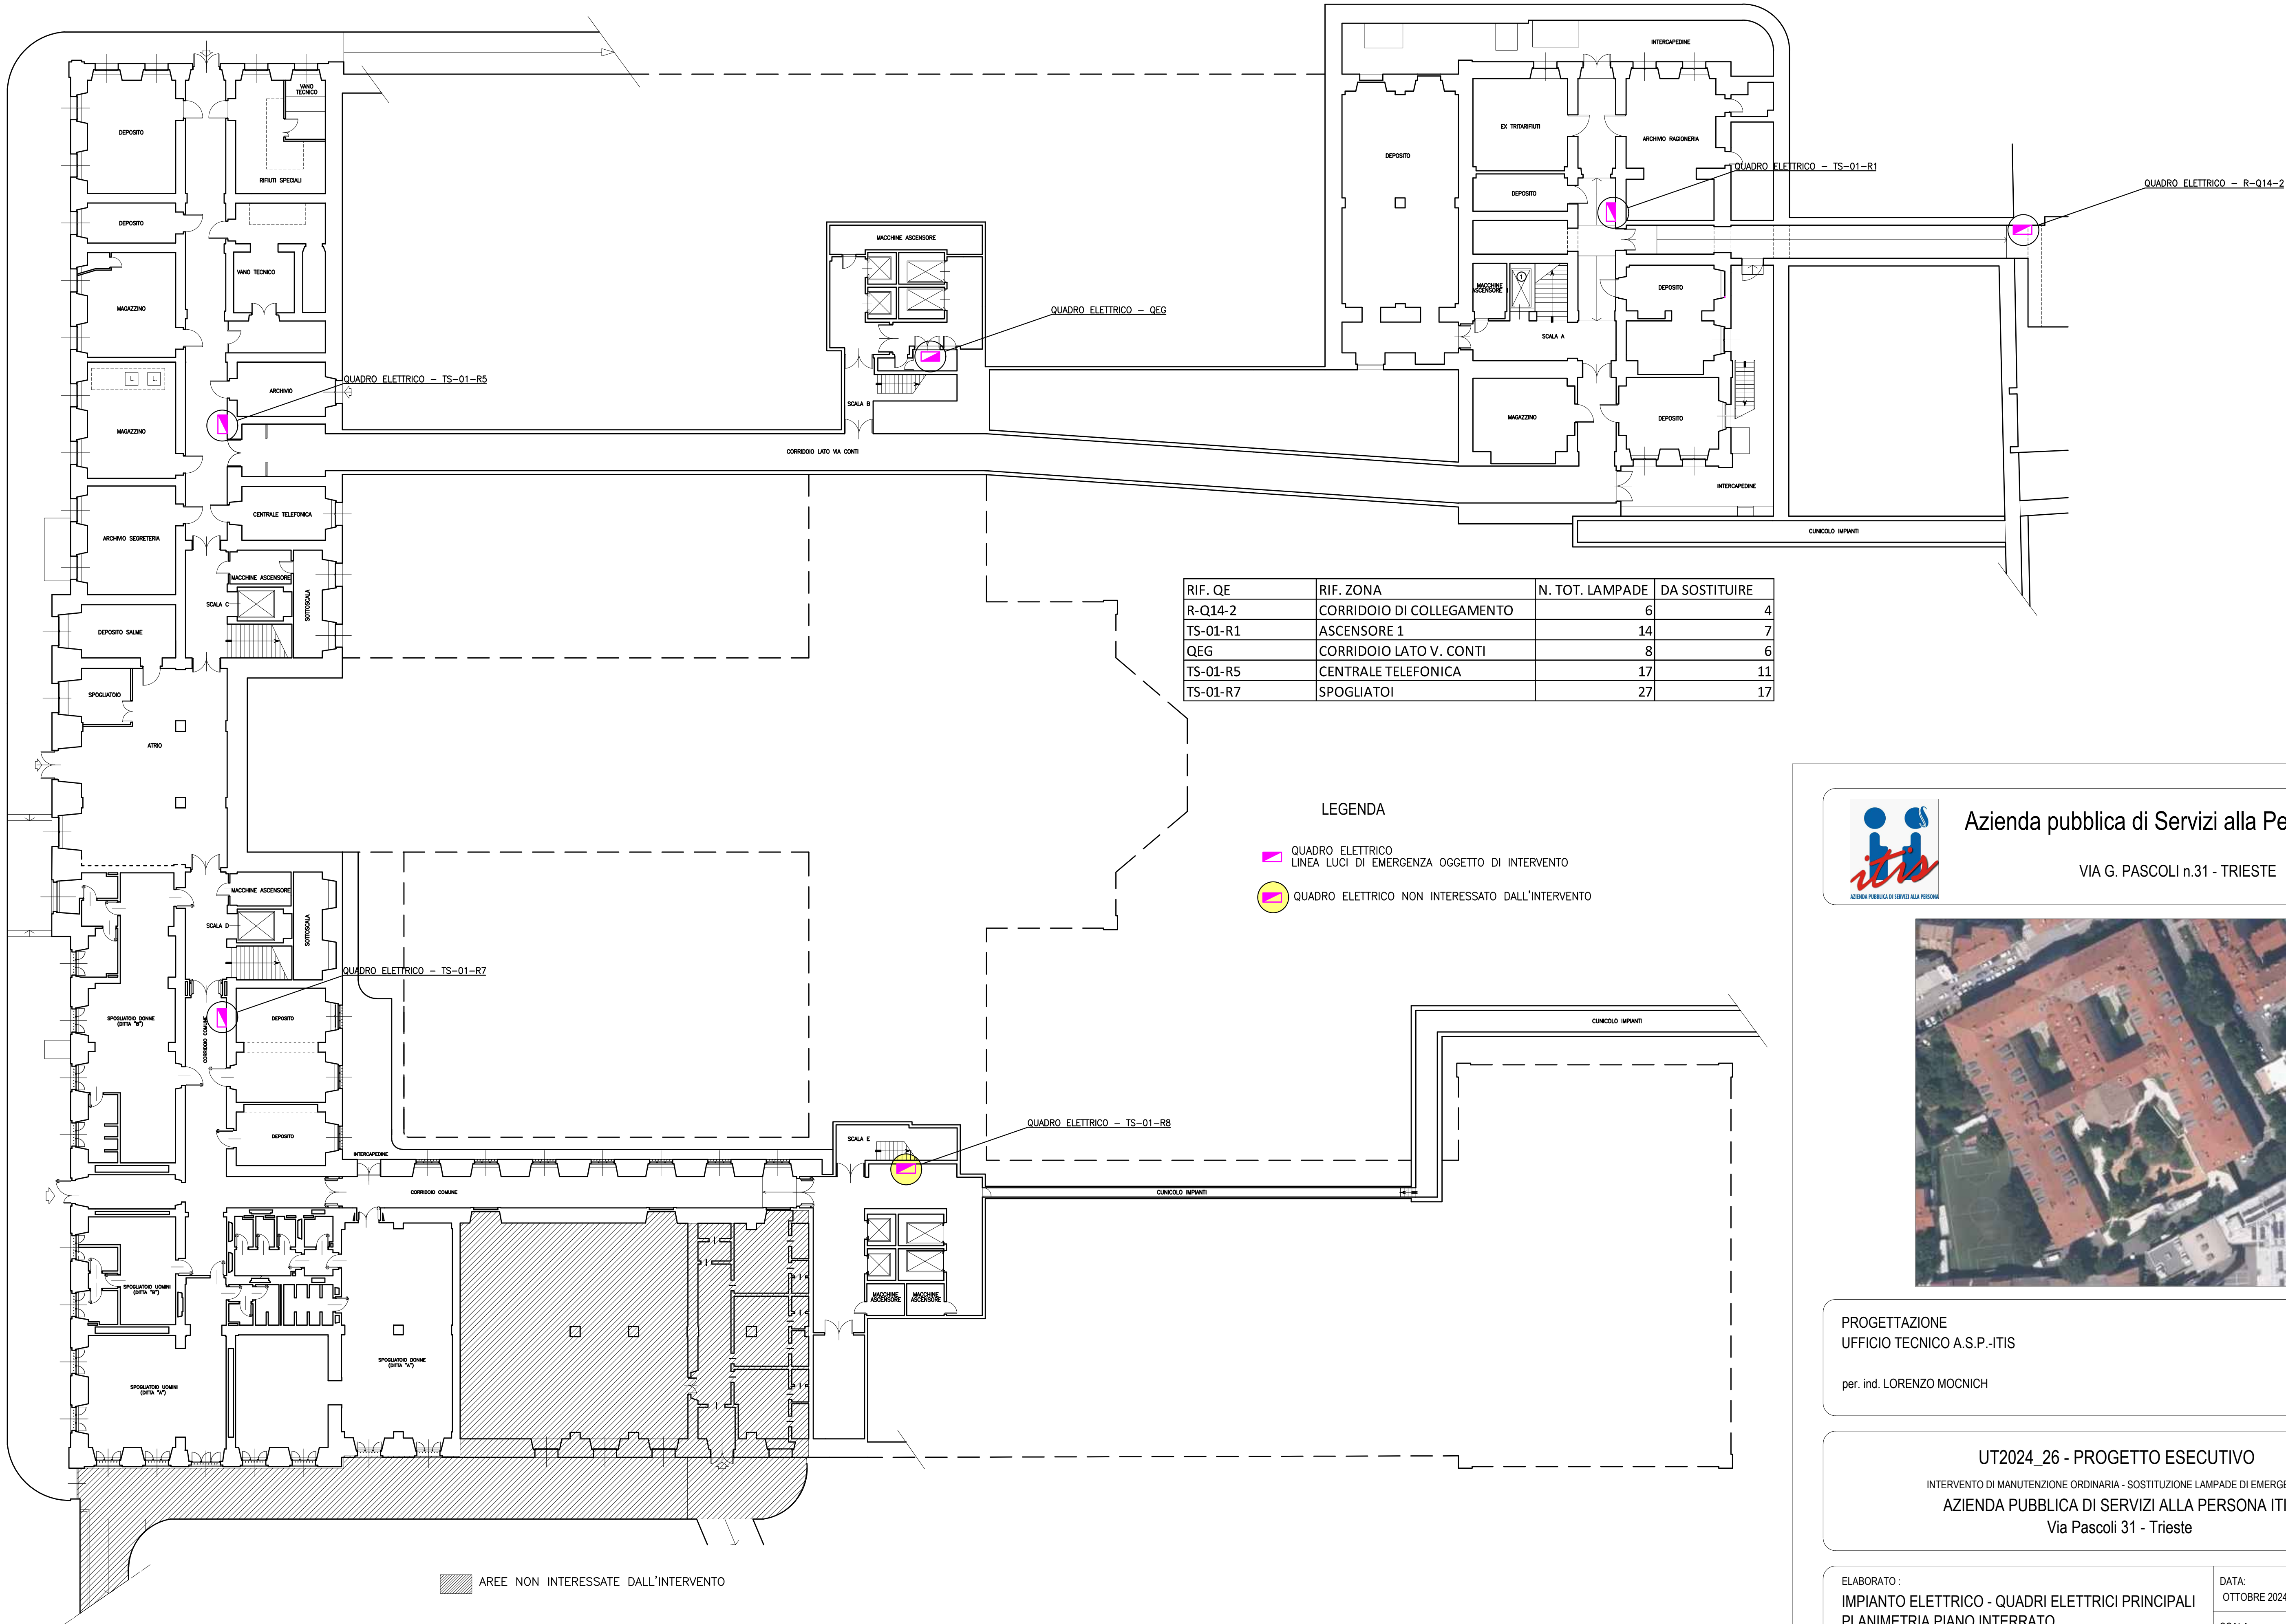

RIF. QE	RIF. ZONA	N. TOT. LAMPADE	DA SOSTITUIRE
R-Q14-2	CORRIDOIO DI COLLEGAMENTO	6	4
TS-01-R1	ASCENSORE 1	14	7
QEG	CORRIDOIO LATO V. CONTI	8	6
TS-01-R5	CENTRALE TELEFONICA	17	11
TS-01-R7	SPOGLIATOI	27	17

LEGENDA

- QUADRO ELETTRICO LINEA LUCI DI EMERGENZA OGGETTO DI INTERVENTO
- QUADRO ELETTRICO NON INTERESSATO DALL'INTERVENTO



Azienda pubblica di Servizi alla Persona ITIS

VIA G. PASCOLI n.31 - TRIESTE



PROGETTAZIONE
UFFICIO TECNICO A.S.P.-ITIS

per. ind. LORENZO MOCNICH

UT2024_26 - PROGETTO ESECUTIVO

INTERVENTO DI MANUTENZIONE ORDINARIA - SOSTITUZIONE LAMPADE DI EMERGENZA

AZIENDA PUBBLICA DI SERVIZI ALLA PERSONA ITIS

Via Pascoli 31 - Trieste

ELABORATO :
IMPIANTO ELETTRICO - QUADRI ELETTRICI PRINCIPALI
PLANIMETRIA PIANO INTERRATO

DATA:
OTTOBRE 2024

SCALA:
1:200

TAVOLA
E-01